
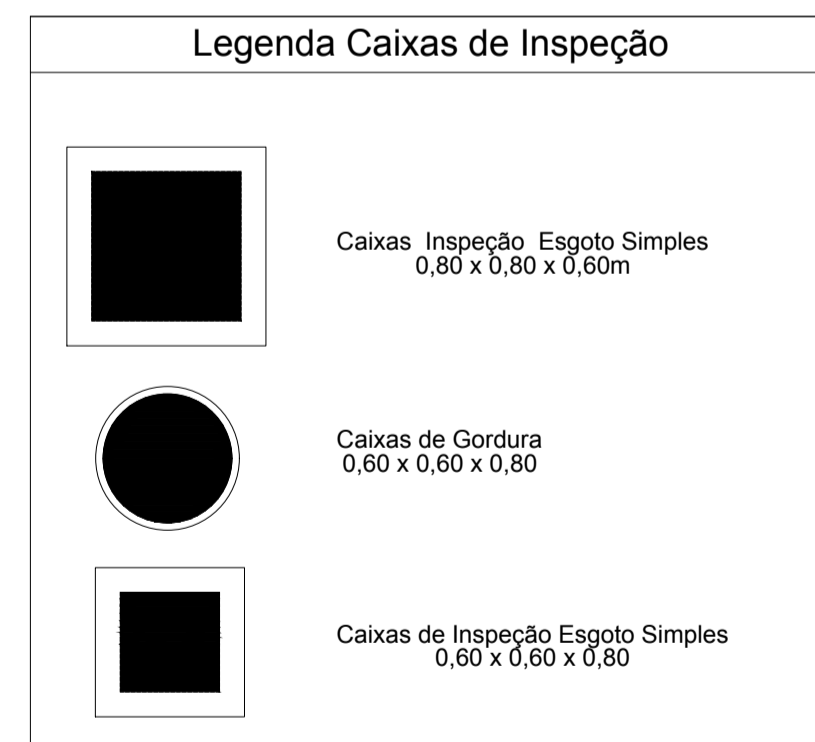



1 PLANTA BAIXA – INSTALAÇÕES SANITÁRIAS
ESCALA 1:125

Lista de Materiais	
Caixa de Passagem	
Caixa de Gordura modulada	
CG - 60 cm 124L	1 pç
Caixa de inspeção esgoto simples	7 pç
CE- 60x60 cm	4 pç
PVC Acessórios	
Caixa sifonada	2 pç
100x100x50	22 pç
150x150x50	1 pç
150x185x75	1 pç
Raio corpo caixa seca	1 pç
100x100x40mm	
Sifão de copo p/ pia e lavatório	15 pç
1" - 1.1/2"	6 pç
1" - 2"	
Sifão flexível c/ Adaptador	2 pç
1.1/4" - 2"	
Válvula p/ lavatório e tanque	15 pç
1"	6 pç
Válvula p/ pia	2 pç
1"	6 pç
Válvula p/ tanque	2 pç
40 mm	
PVC Esgoto	
Curva 45 longa	8 pç
100 mm	10 pç
50 mm	1 pç
75 mm	
Curva 45 longa Amanco	1 pç
40 mm	
Curva 90 curta	12 pç
100 mm	15 pç
40 mm	
Joelho 90	16 pç
50 mm	15 pç
Joelho 90 c/anel p/ esgoto secundário	
40 mm - 1.1/2"	15 pç
Junção simples	10 pç
100 mm - 50 mm	6 pç
50 mm - 50 mm	2 pç
75 mm - 50 mm	5 pç
Redução excêntrica	2 pç
75 mm - 50 mm	
Tubo PVC ponta-bolsa c/ vrola	133.64 m
100 mm - 4"	45.77 m
50 mm - 2"	19.04 m
75 mm - 3"	
Tubo rígido c/ ponta e bolsa soldável	11.44 m
40 mm	
Tubo rígido c/ ponta lisa	9.00 m
40 mm	4.80 m
50 mm - 2"	
PVC Esgoto	
Joelho 90	19 pç
50 mm	
Junção simples	1 pç
50 mm - 50 mm	
Terminal de ventilação	12 pç
50 mm	
Tubo PVC ponta-bolsa c/ vrola	71.27 m
50 mm - 2"	
18 sanitário	19 pç
50 mm - 50 mm	1 pç
75 mm - 50 mm	

Lista de Materiais	
PVC Esgoto	
Joelho 90	13 pç
Tubo PVC ponta-bolsa c/ vrola	6.36 m
100 mm - 4"	6.05 m
150 mm - 6"	
Tubo rígido c/ ponta lisa	24.21 m
100 mm - 4"	6 m
150 mm - 6"	
Unidades de tratamento	
Alça	2 pç
Ferro	
Argamassa	4.69 m³
Argamassa	
n°3	3.8 m²
n°4	19.7 m²
Tampa	2 pç
Hermetica	
Tipolo	1881 pç
Furado	2219 pç
Massojo	

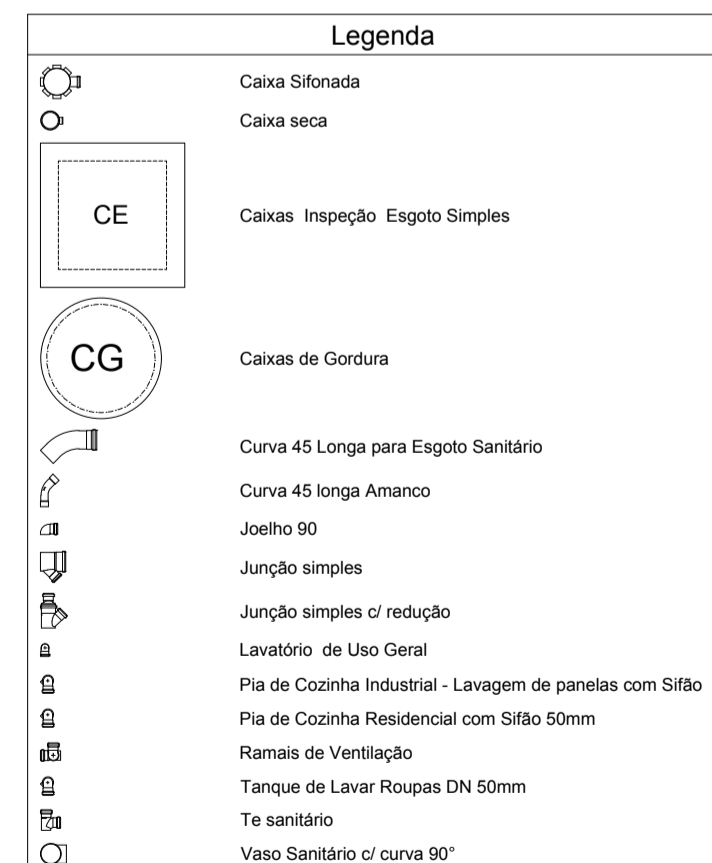

NOTA:
 Inclinação mínima de 1% para tubulações acima de $\varnothing 100$ mm
 Inclinação mínima de 2% para tubulações até $\varnothing 75$ mm
 Inclinação mínima de 0% para tubulação de ventilação

 PREFEITURA MUNICIPAL DE PORTO DOS GAÚCHOS	
TIPO DA OBRA:	ESCOLA ESTADUAL JOSÉ ALVES BEZERRA
PROPRIETÁRIO CPF OU CGC:	PREFEITURA MUNICIPAL DE PORTO DOS GAÚCHOS
LOCAL E INSCRIÇÃO CADASTRAL:	Endereço: Av. Guilherme Meyer Município de Porto dos Gaúchos - MATO GROSSO
AUTOR DO PROJETO: CREA:	Evelin Luani Montagna MT 039125
RESPONSÁVEL TÉCNICO: CREA:	Evelin Luani Montagna MT 039125
ESCALA: INDICADA	DATA: DEZ/2019
DESENHO:	ASSUNTO: PROJETO HIDROSSANITÁRIO - ESGOTO PLANTA BAIXA, LISTA DE MATERIAIS E LEGENDAS.
FOLHA Nº 01/04	
E S T A T I S T I C A	
ÁREAS:	% DE OCUPAÇÃO
VER PROJETO ARQUITETÔNICO	TÉRREO DEMAIS PAV.
	COEF. APROVEIT.
	Nº DE PISOS 01